


福清市核应急指挥中心软硬件系统升级改造项目

可行性研究报告暨初步设计附图

建设单位：福州市福清生态环境局
编制单位：福建朱雀工程咨询有限公司
二〇二三年十一月

52535

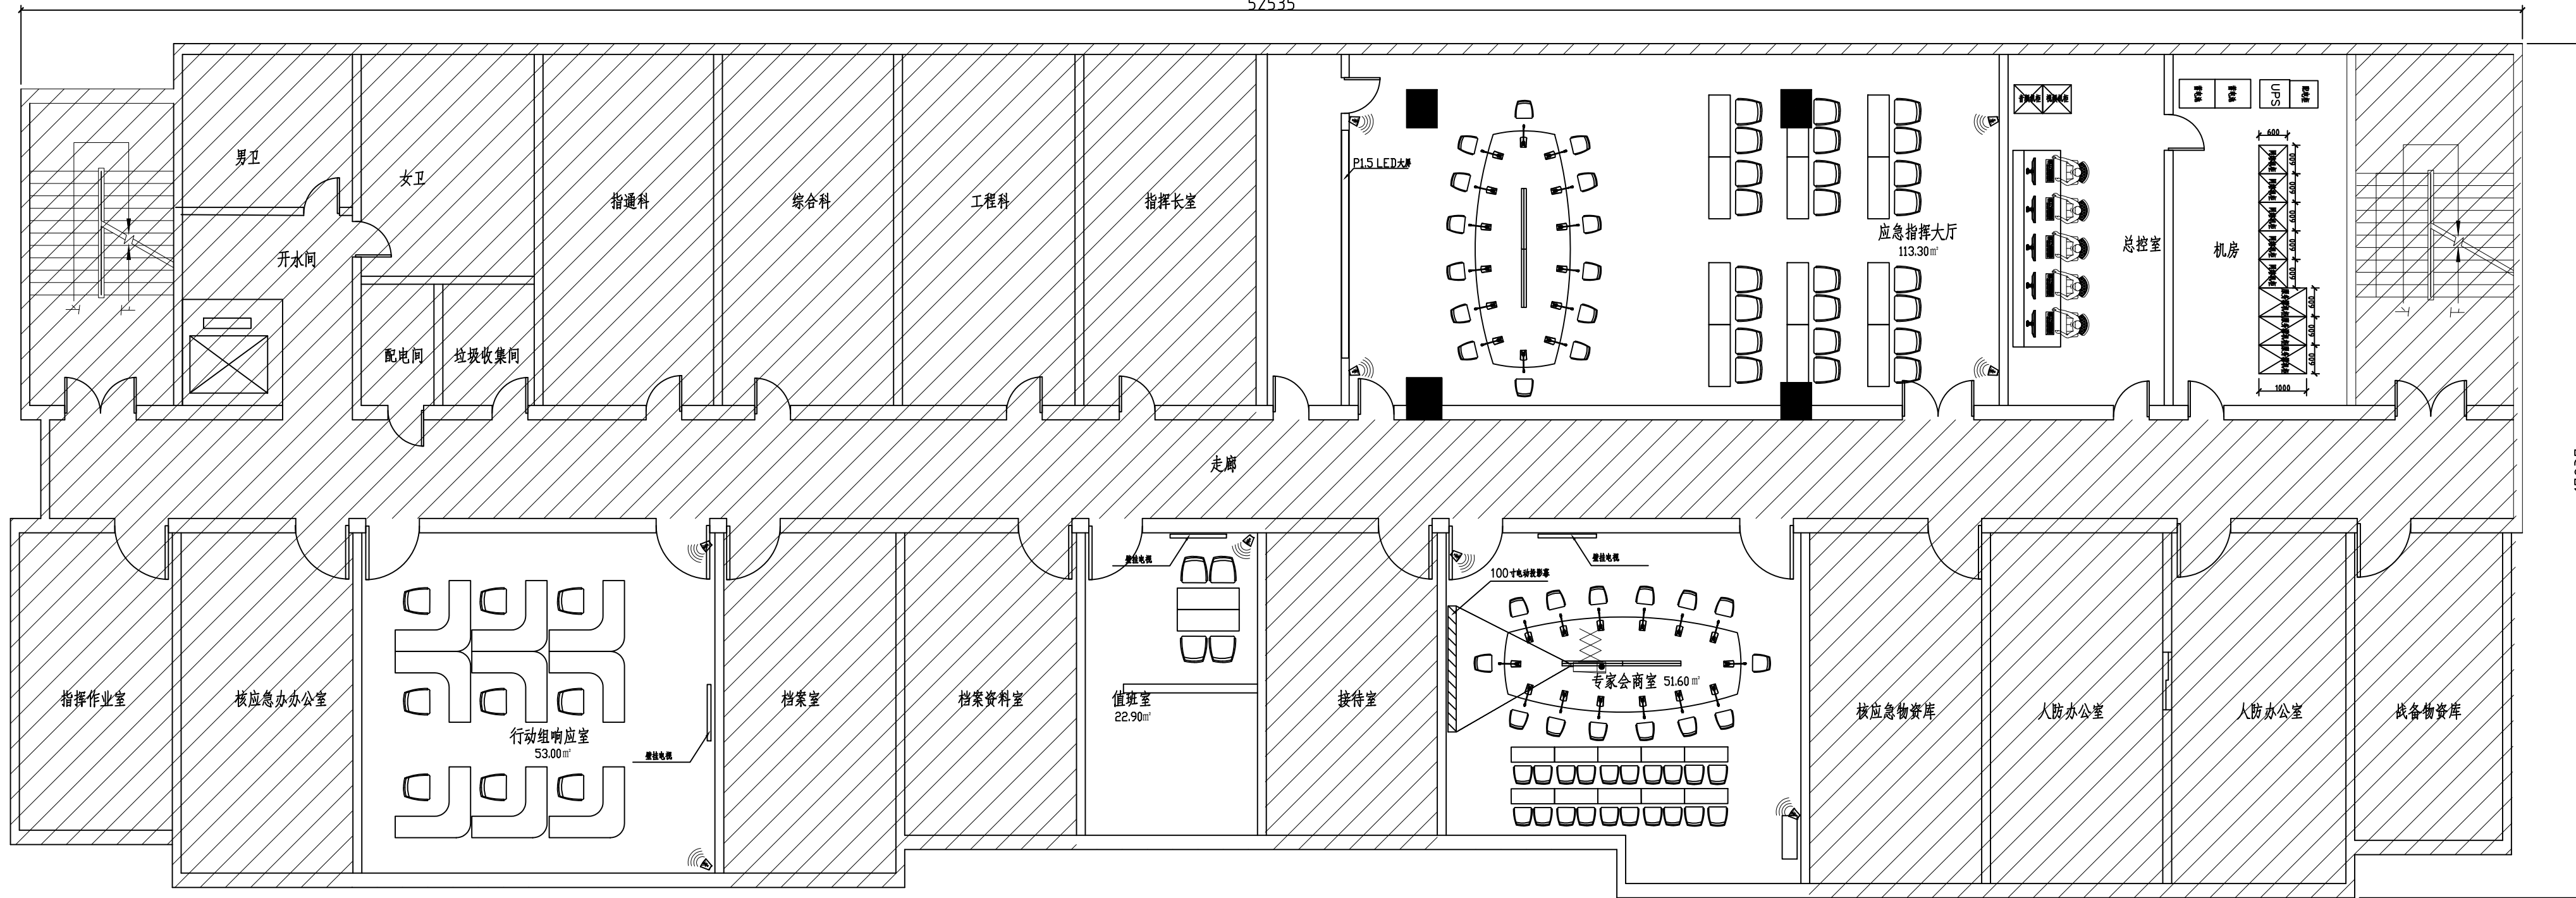


17937

5 楼平面布局现状图

单位负责人	蔡锦云	审 核	雷海明	福建朱雀工程咨询有限公司	
设计(总)负责人	高忠永	比 例	1:100	5 楼平面布局现状图	
单项负责人	于琳琳	阶 段			
制图人	谢济进、林芝	日 期	2023年11月	图 号	ZQ2023-ZX923-KY-FQHYJ001

52535

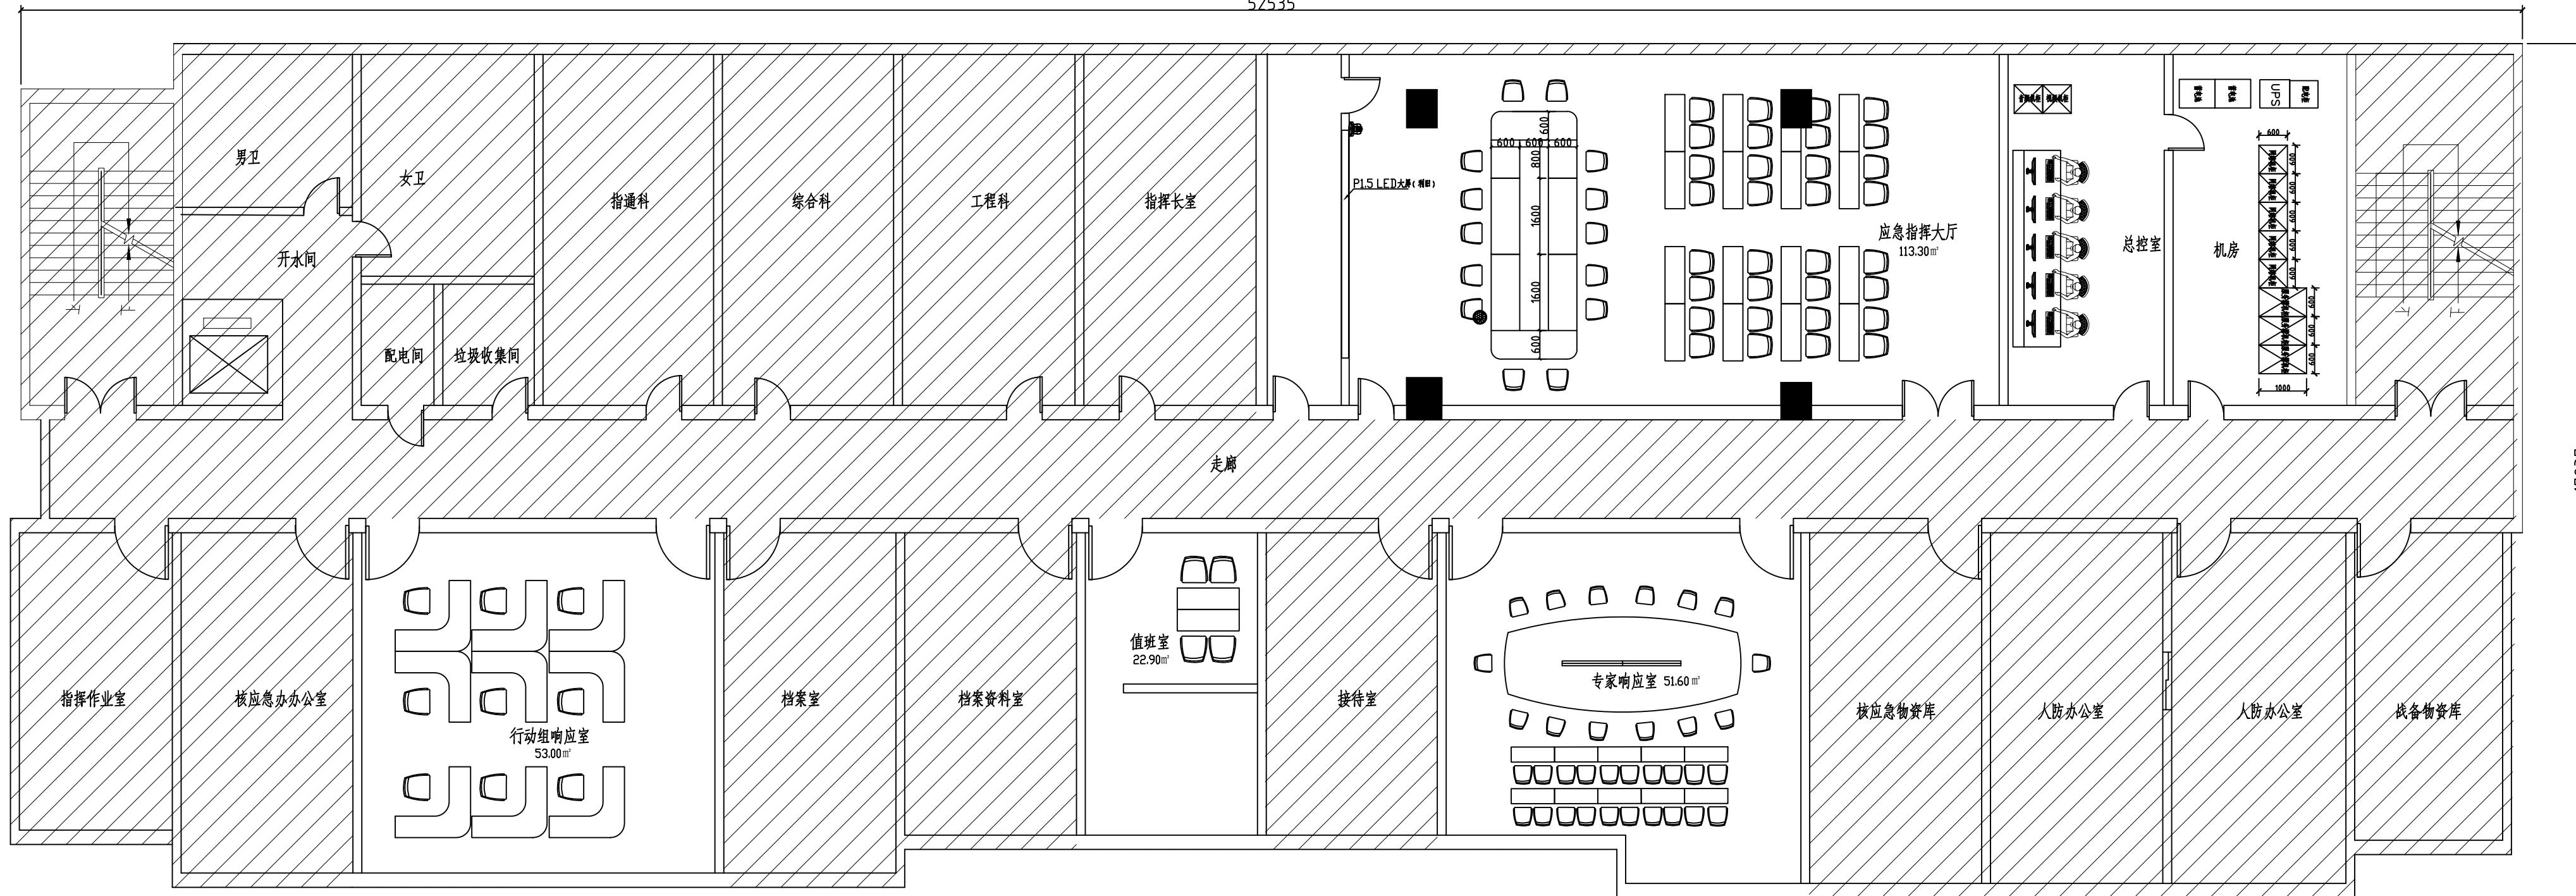


17937

5 楼平面布局设计图

单位负责人	蔡锦云	审 核	雷海明	福建朱雀工程咨询有限公司	
设计(总)负责人	高忠永	比 例	1:100	5 楼平面布局设计图	
单项负责人	于琳琳	阶 段			
制图人	谢济进、林芝	日 期	2023年11月	图 号	ZQ2023-ZX923-KY-FQHYJ002


52535

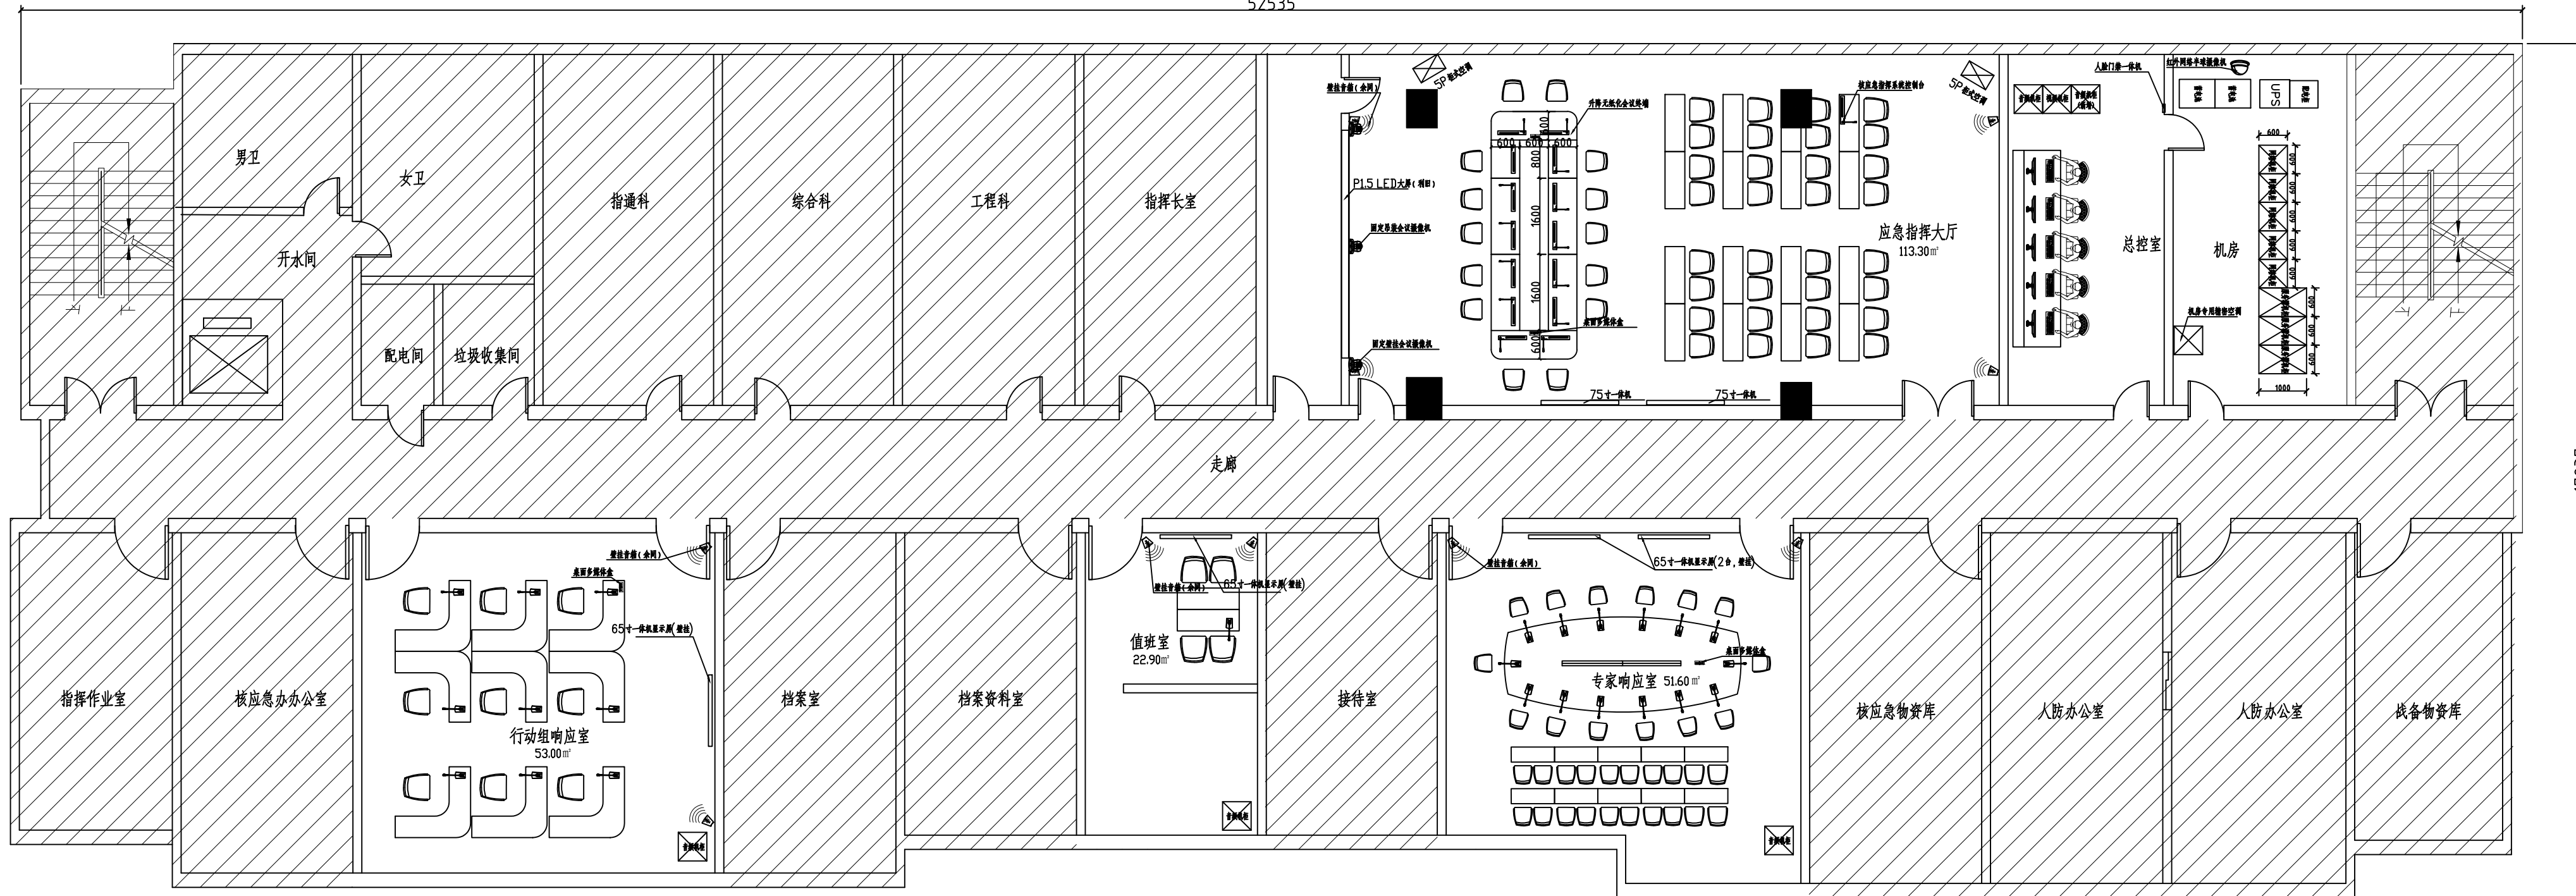


17937

5 楼设备平面图

单位负责人	蔡锦云	审核	雷海明	福建朱雀工程咨询有限公司	
设计(总)负责人	高忠永	比例	1:100	5 楼设备平面图	
单项负责人	于琳琳	阶段			
制图人	谢济进、林芝	日期	2023年11月	图号	ZQ2023-ZX923-KY-FQHYJ003

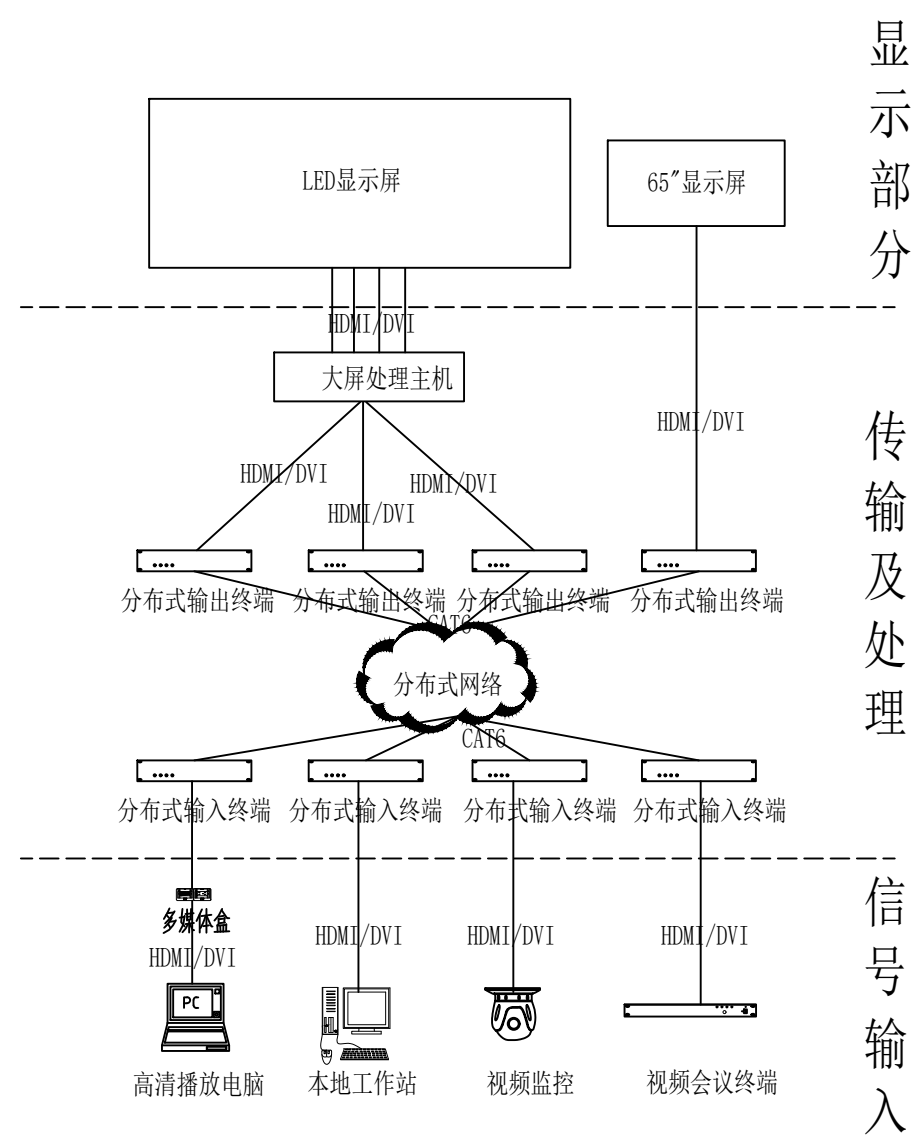


分布式系统图

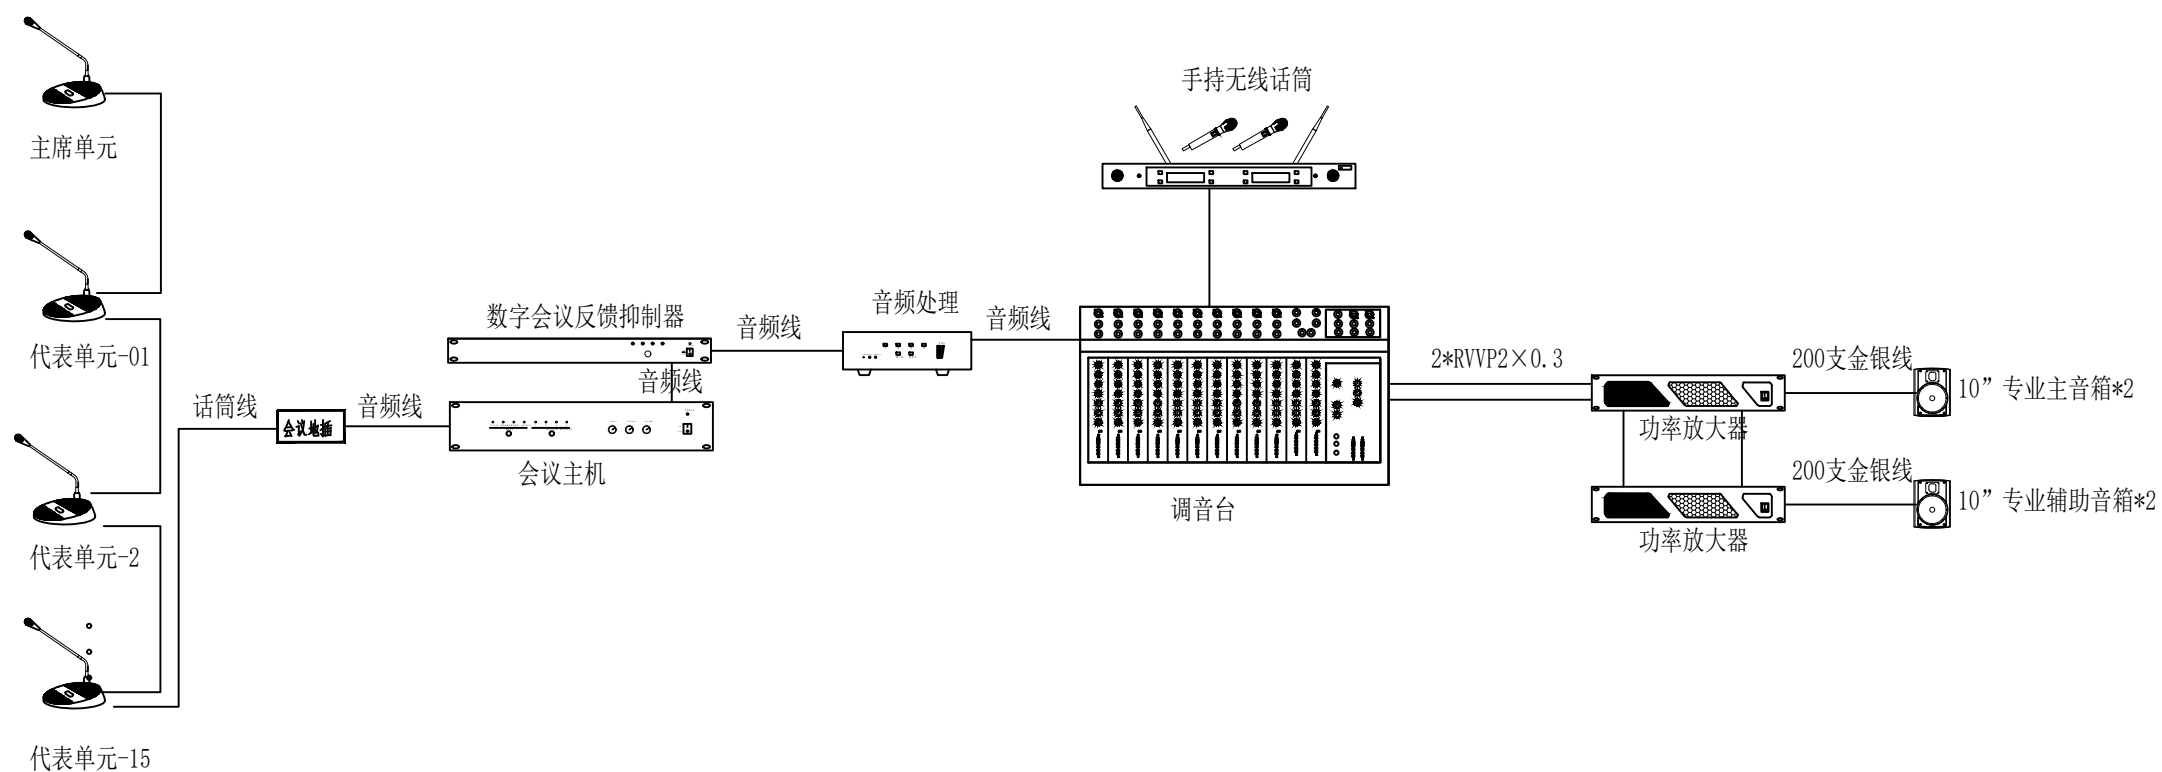

指挥中心扩声系统图

单位负责人	蔡锦云	审核	雷海明	福建朱雀工程咨询有限公司	
设计(总)负责人	高忠永	比例	1:100	多媒体系统图	
单项负责人	于琳琳	阶段			
制图人	谢济进、林芝	日期	2023年11月	图号	ZQ2023-ZX923-KY-FQHYJ004

52535

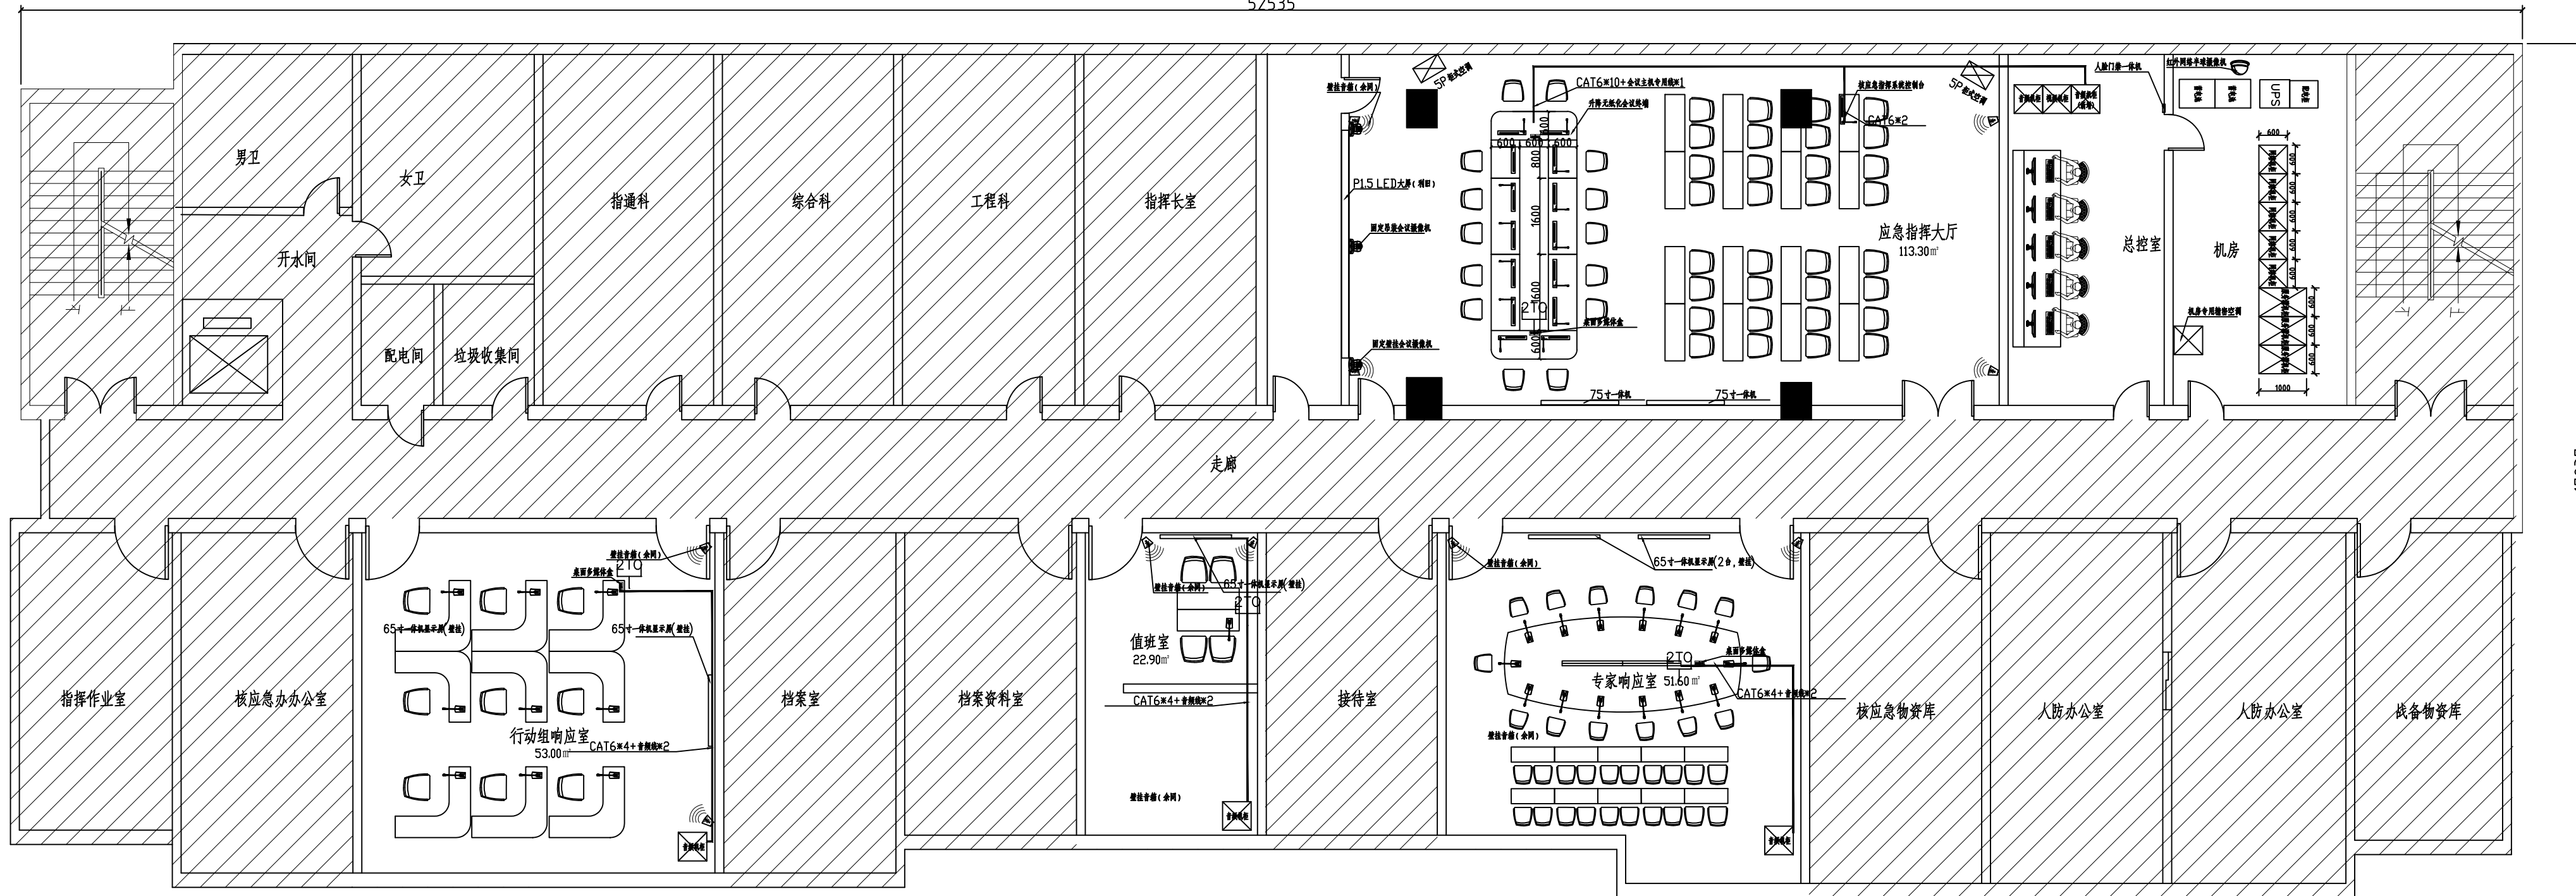


17937

5楼地面弱电管线图

单位负责人	蔡锦云	审核	雷海明	福建朱雀工程咨询有限公司	
设计(总)负责人	高忠永	比例	1:100	5楼地面弱电管线图	
单项负责人	于琳琳	阶段			
制图人	谢济进、林芝	日期	2023年11月	图号	ZQ2023-ZX923-KY-FQHYJ005

52535

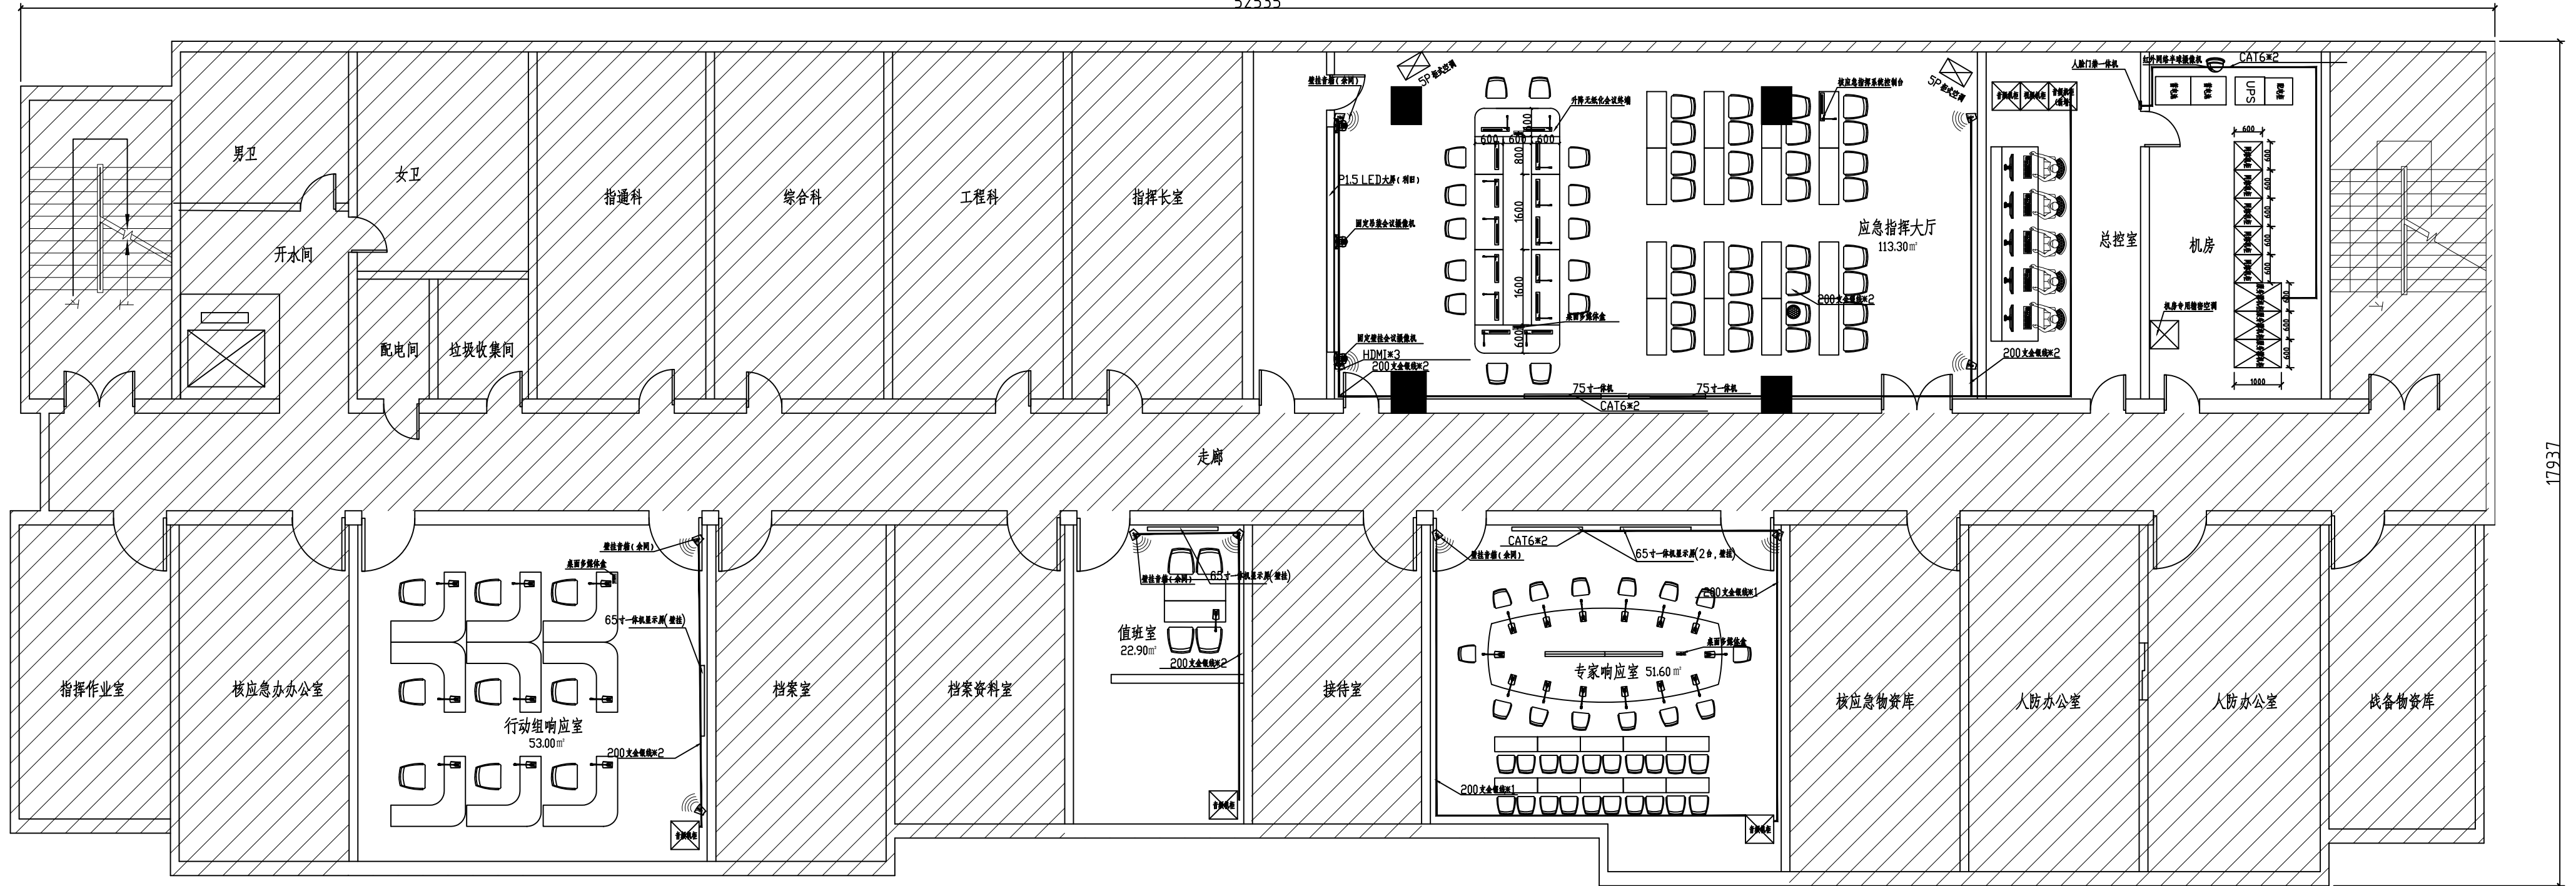

17937

5楼天花弱电管线图

单位负责人	蔡锦云	审核	雷海明	福建朱雀工程咨询有限公司	
设计(总)负责人	高忠永	比例	1:100	5楼天花弱电管线图	
单项负责人	于琳琳	阶段			
制图人	谢济进、林芝	日期	2023年11月	图号	ZQ2023-ZX923-KY-FQHYJ006